

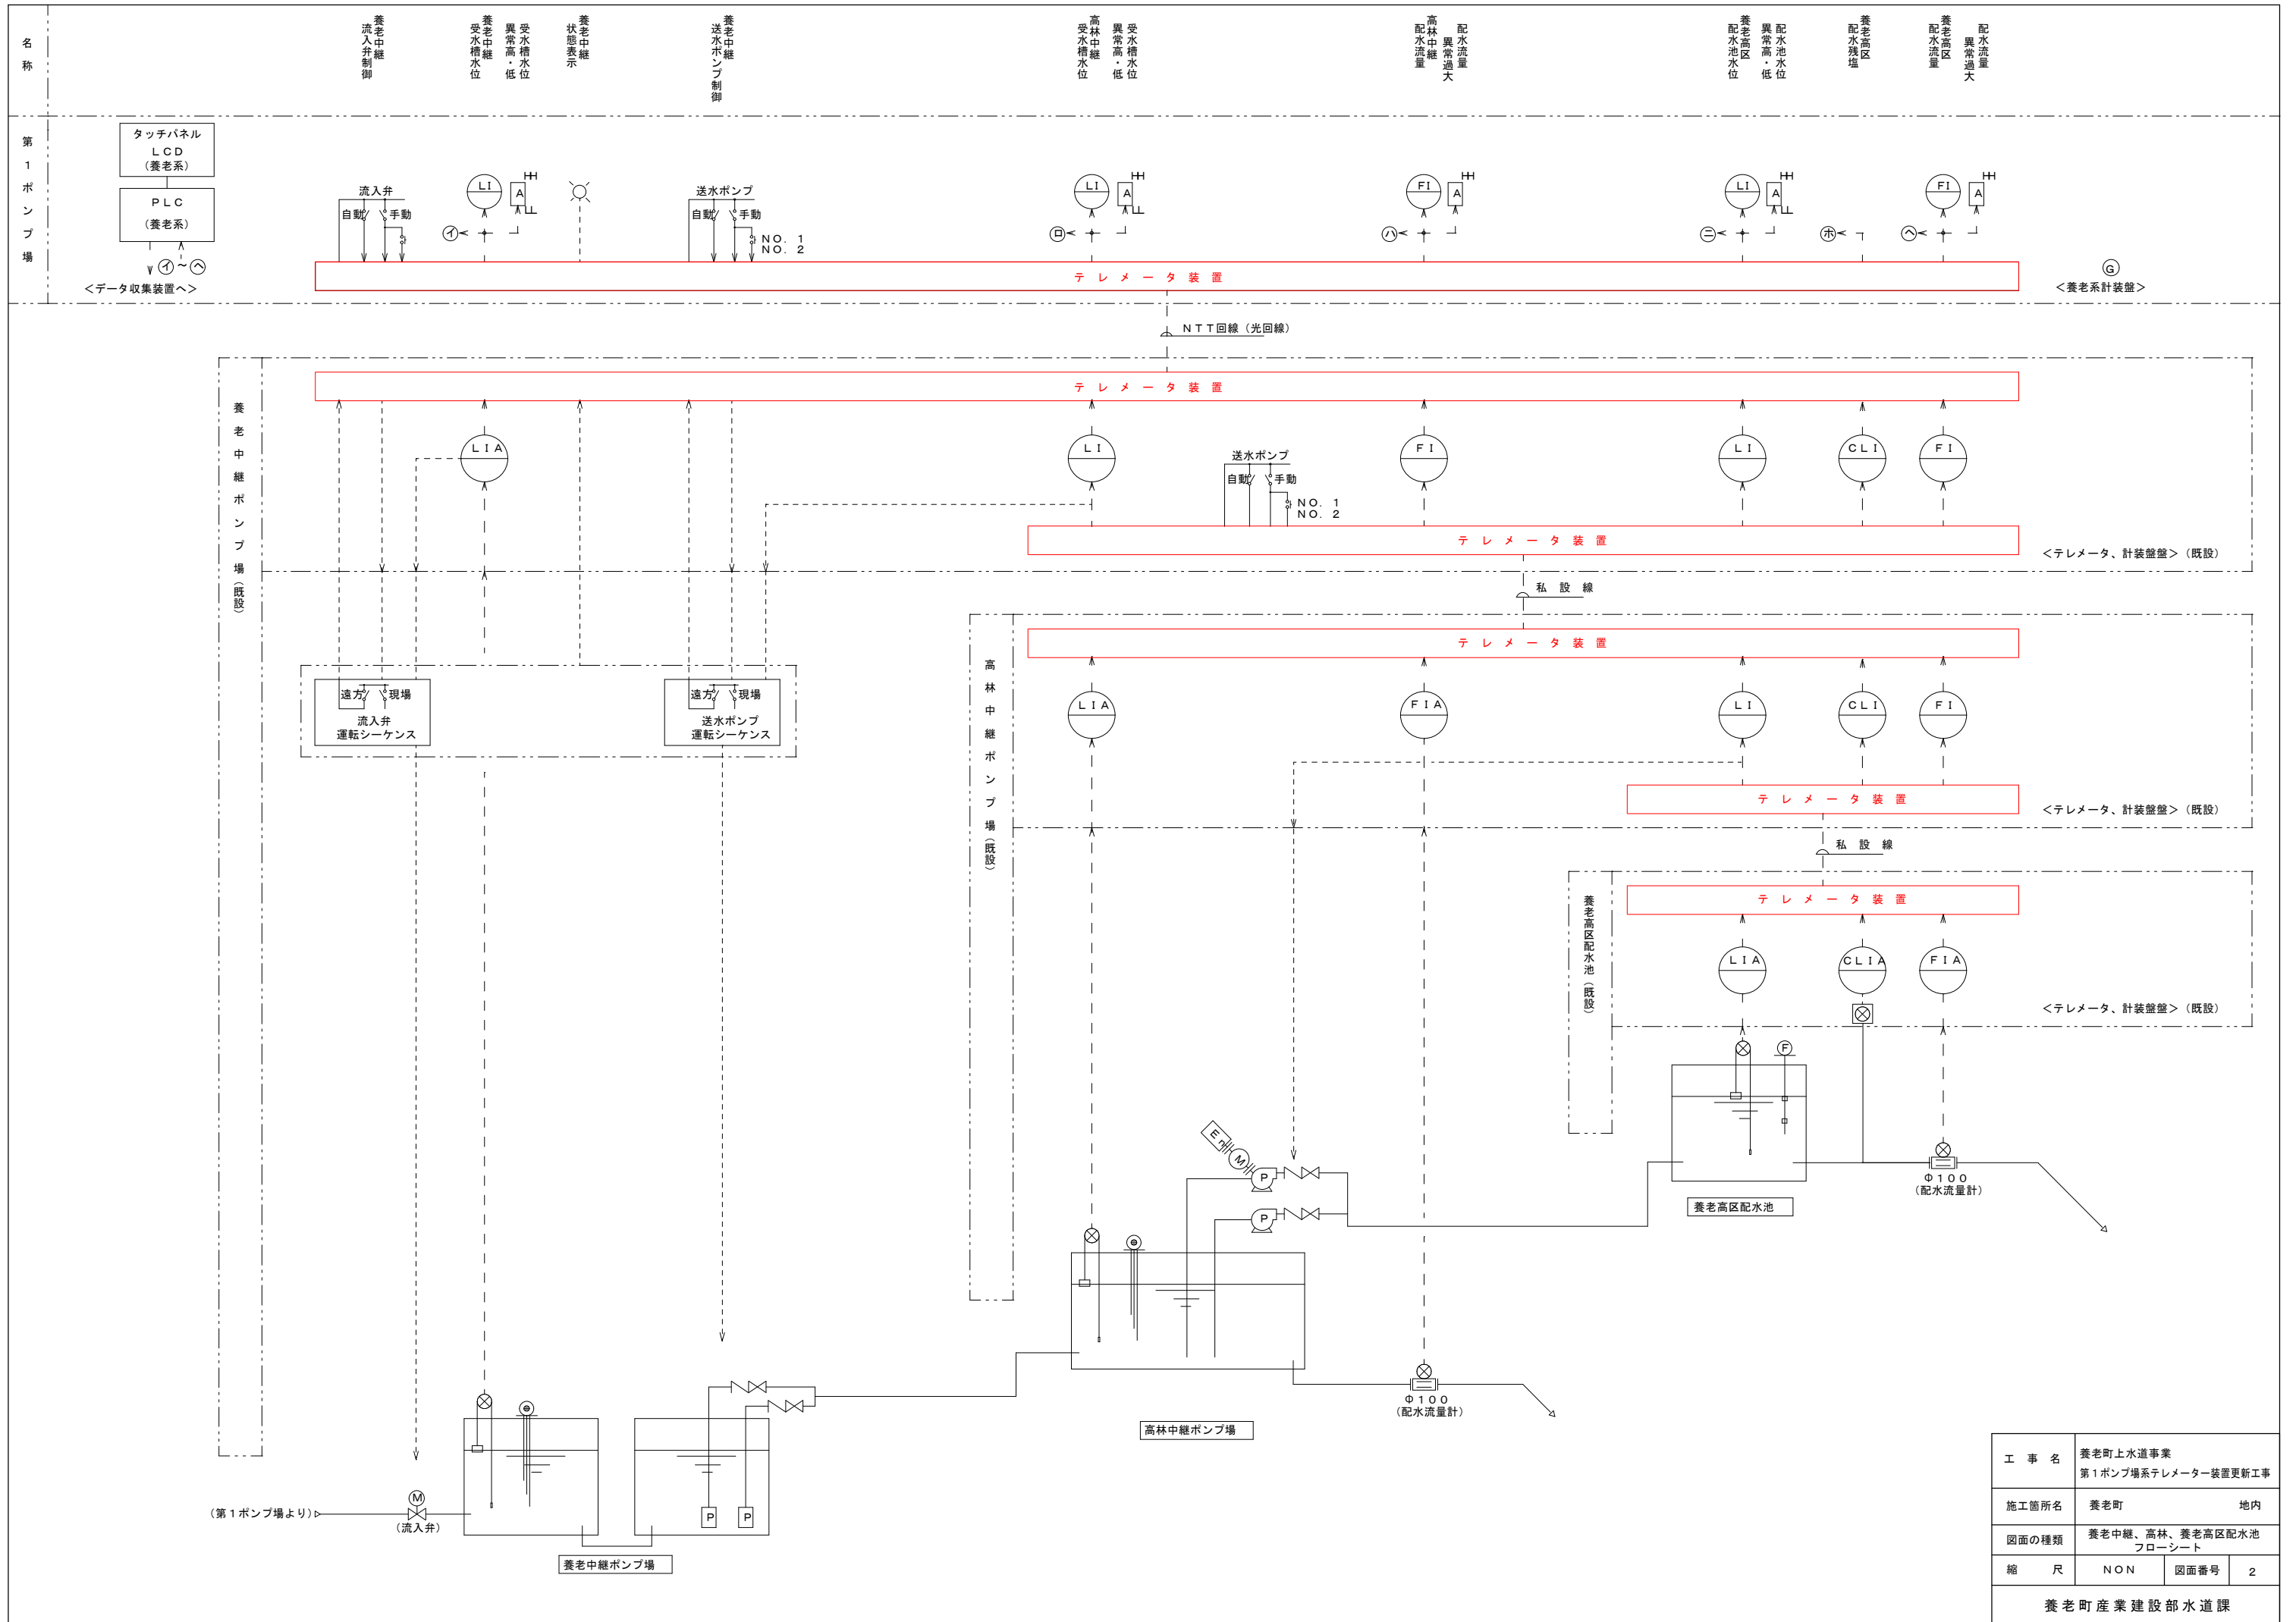


工 事 名	養老町上水道事業 第1ポンプ場系テレメータ装置更新工事		
施工箇所名	養老町	地内	
図面の種類	末端圧検出所、柏尾増圧ポンプ場 フローシート		
縮 尺	NON	図面番号	1
養老町産業建設部水道課			

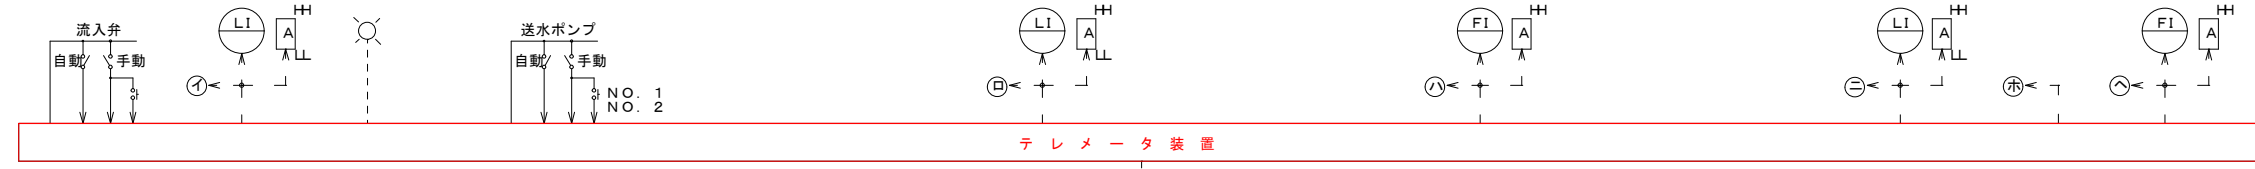


名称
第1ポンプ場


養老中継
流入弁制御
受水槽水位
異常高・低
受水槽水位
異常高・低
状態表示
養老中継
送水ポンプ制御
高林中継
受水槽水位
異常高・低
受水槽水位
異常高・低
高林中継
受水槽水位
異常高・低
配水流量
異常過大
配水流量
異常過大
養老高区
配水池水位
異常高・低
養老高区
配水池水位
異常高・低
配水流量
異常過大
養老高区
配水流量
異常過大

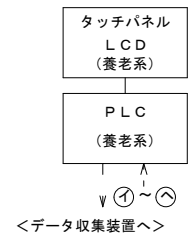



養老中継
ポンプ場
(既設)

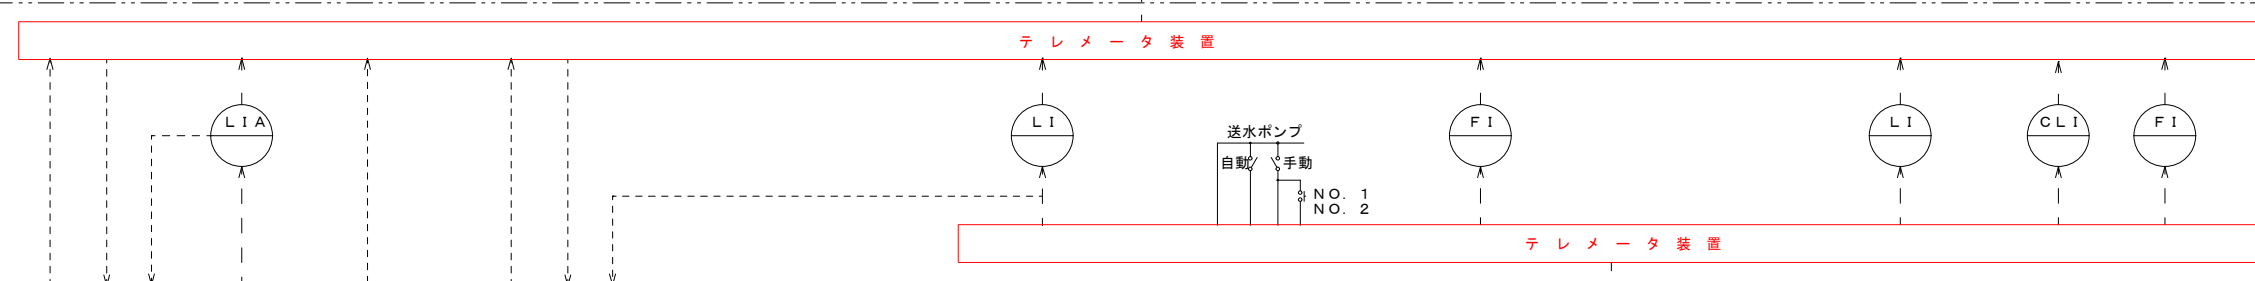

高林中継
ポンプ場
(既設)

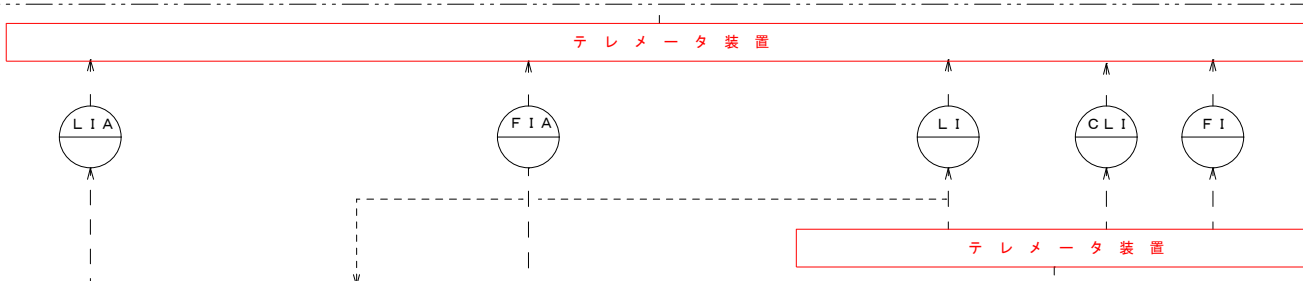


養老高区
配水池
(既設)

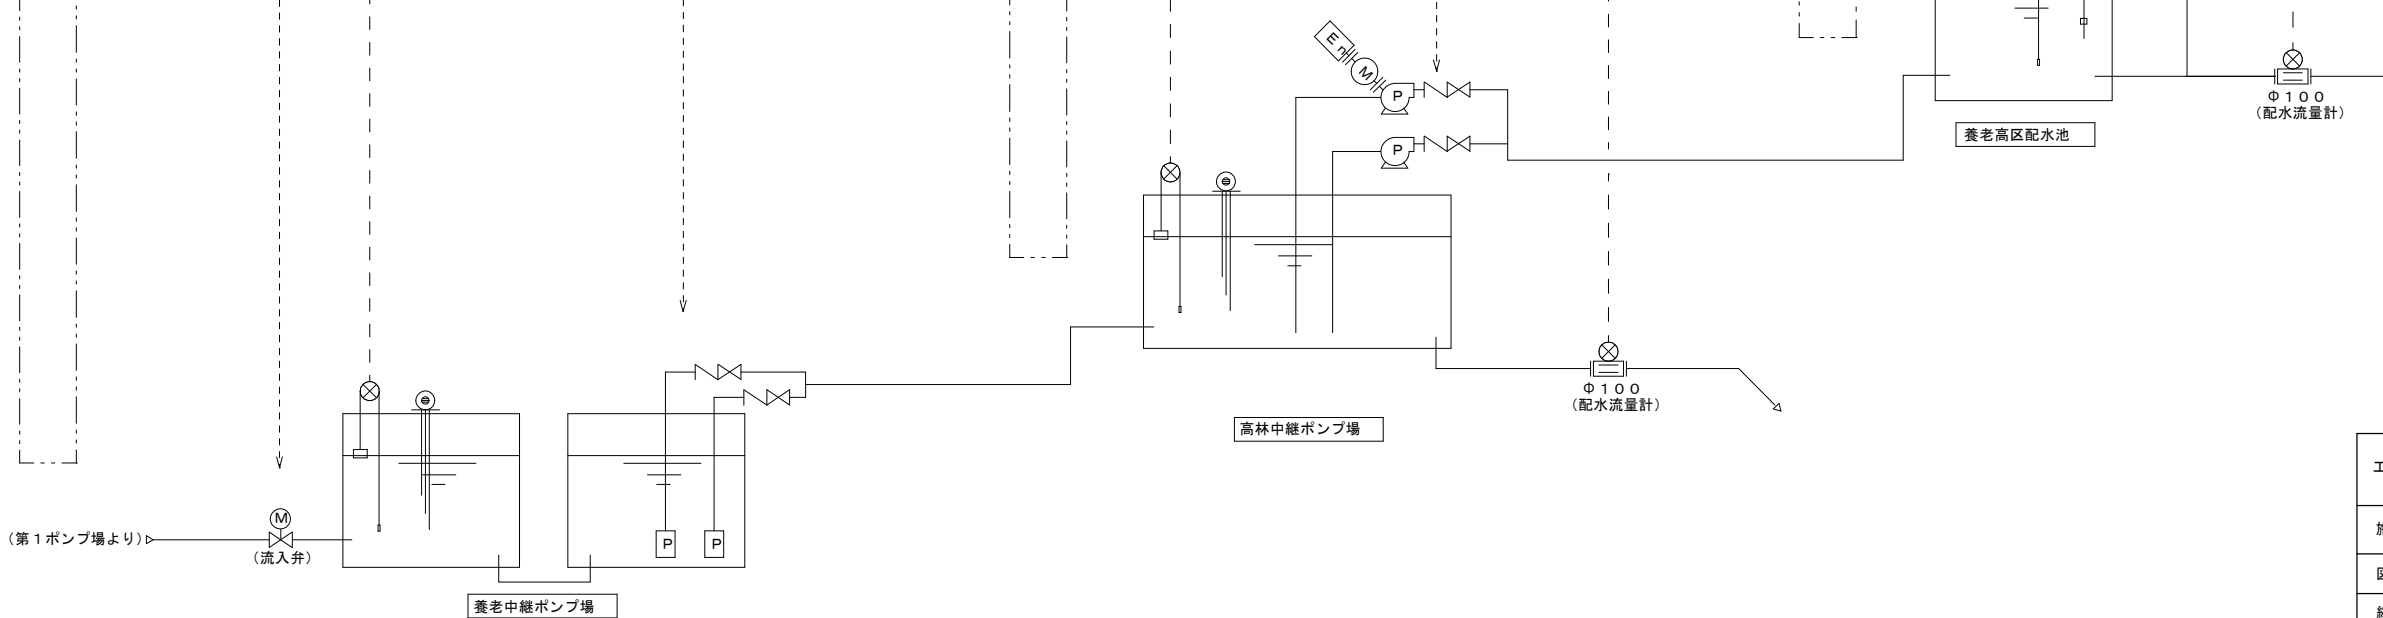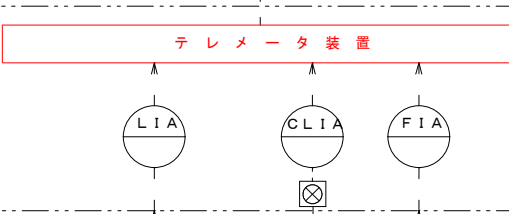

工事名	養老町上水道事業 第1ポンプ場系テレメータ装置更新工事		
施工箇所名	養老町	地内	
図面の種類	養老中継、高林、養老高区配水池 フローシート		
縮尺	NON	図面番号	2
養老町産業建設部水道課			


第1ポンプ場平面図 S=1:50

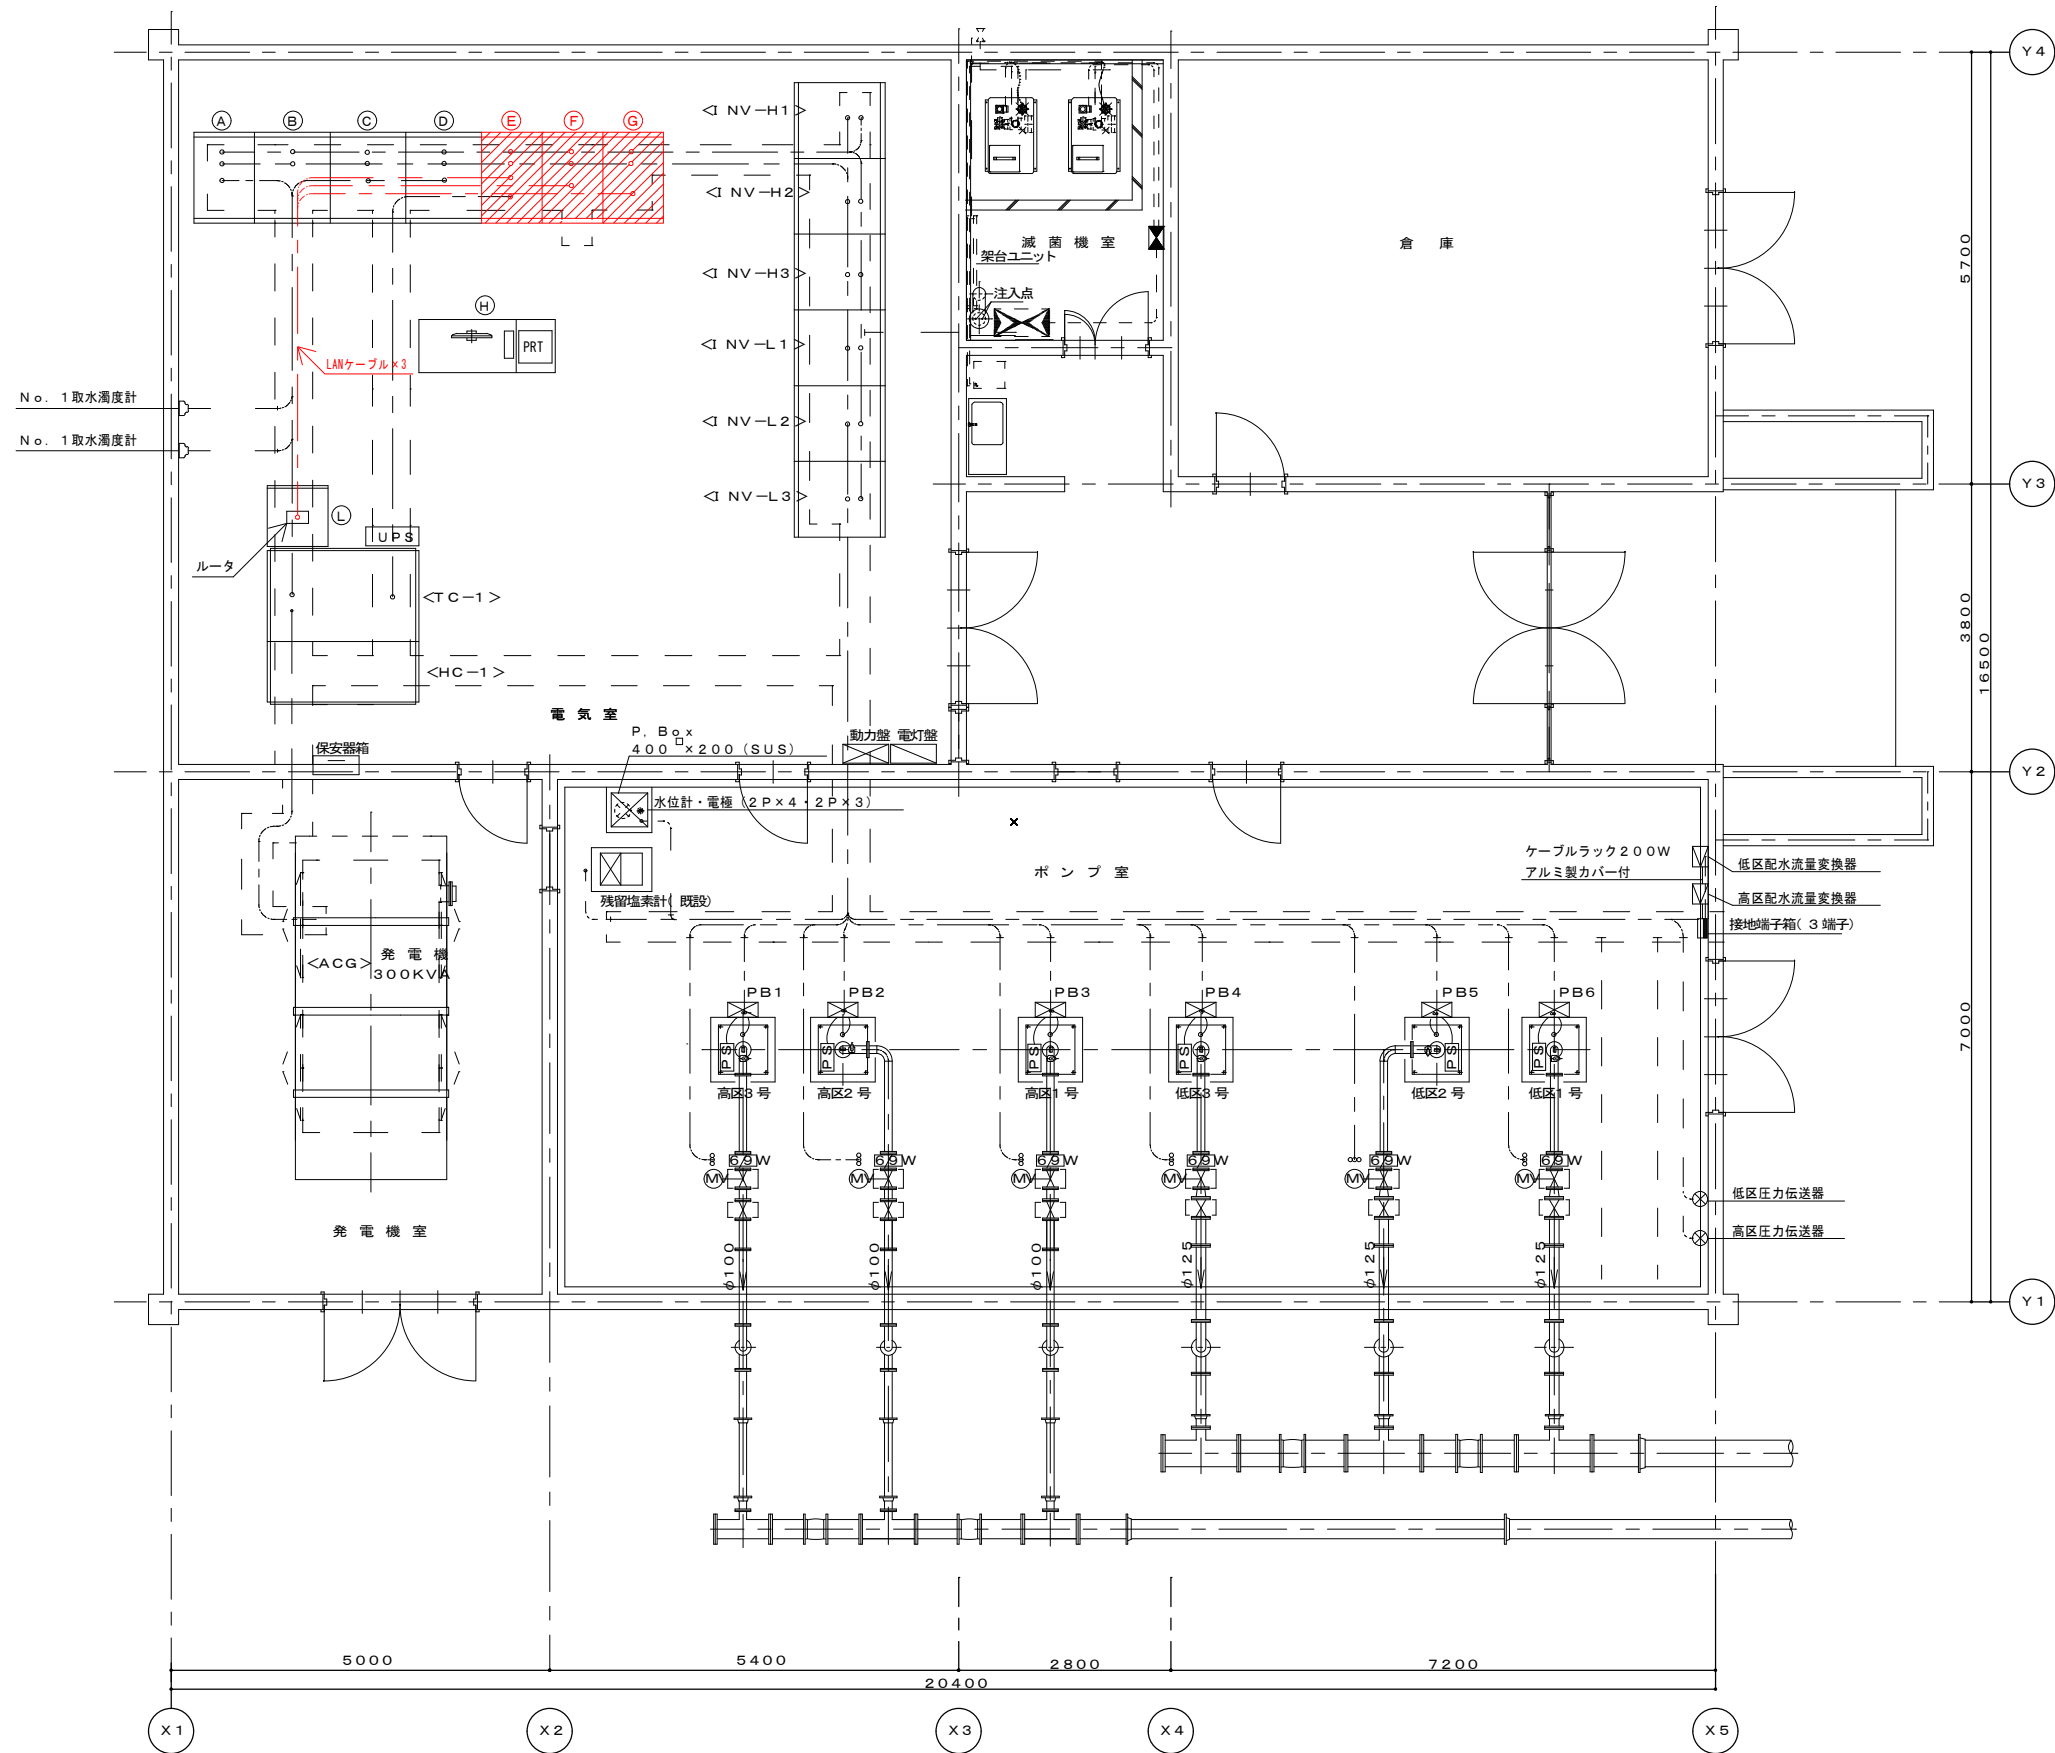

NP	名称	備考
HC-1	高圧受電盤	
TC-1	変圧器・切換盤	
(A)	取水ポンプ盤	
(B)	補機盤	
(C)	高圧配水ポンプ盤	
(D)	低圧配水ポンプ盤	
(M)	高圧系計装盤	
(m)	低圧系計装盤	
(O)	養老系計装盤	
(H)	管理デスク 監視装置 PRT	
(I)	No. 1取水ポンプ現場操作盤	
(J)	No. 2取水ポンプ現場操作盤	
(K)	薬注ポンプ現場操作盤	
UPS	5KVA	
INV-H1	高圧NO. 1回転数制御盤	
INV-H2	高圧NO. 2回転数制御盤	
INV-H3	高圧NO. 3回転数制御盤	
INV-L1	低圧NO. 1回転数制御盤	
INV-L2	低圧NO. 2回転数制御盤	
INV-L3	低圧NO. 3回転数制御盤	
ACG	発電機	
L	水位計・電極	
L	低圧配水流量変換器	
L	高圧配水流量変換器	
L	低圧圧力伝送器	
L	高圧圧力伝送器	
L	No. 1取水濁度計	
L	No. 2取水濁度計	
(L)	第5ポンプ場監視・テレメータ盤	



工事名	養老町水道事業 第1ポンプ場系テレメータ装置更新工事		
施工箇所名	養老町	竜泉寺	地内
図面の種類	第1ポンプ場 平面図		
縮尺	1/50	図面番号	3
養老町産業建設部水道課			

位置図

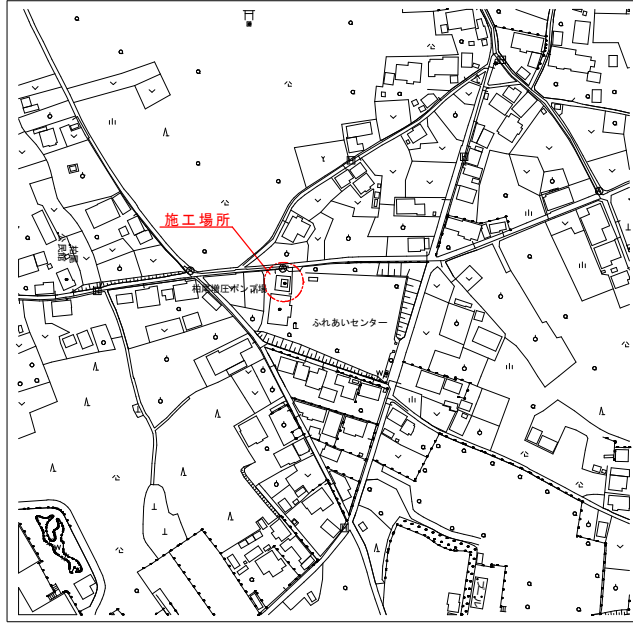


第1ポンプ場高区末端圧検出所 平面図

S=1:50

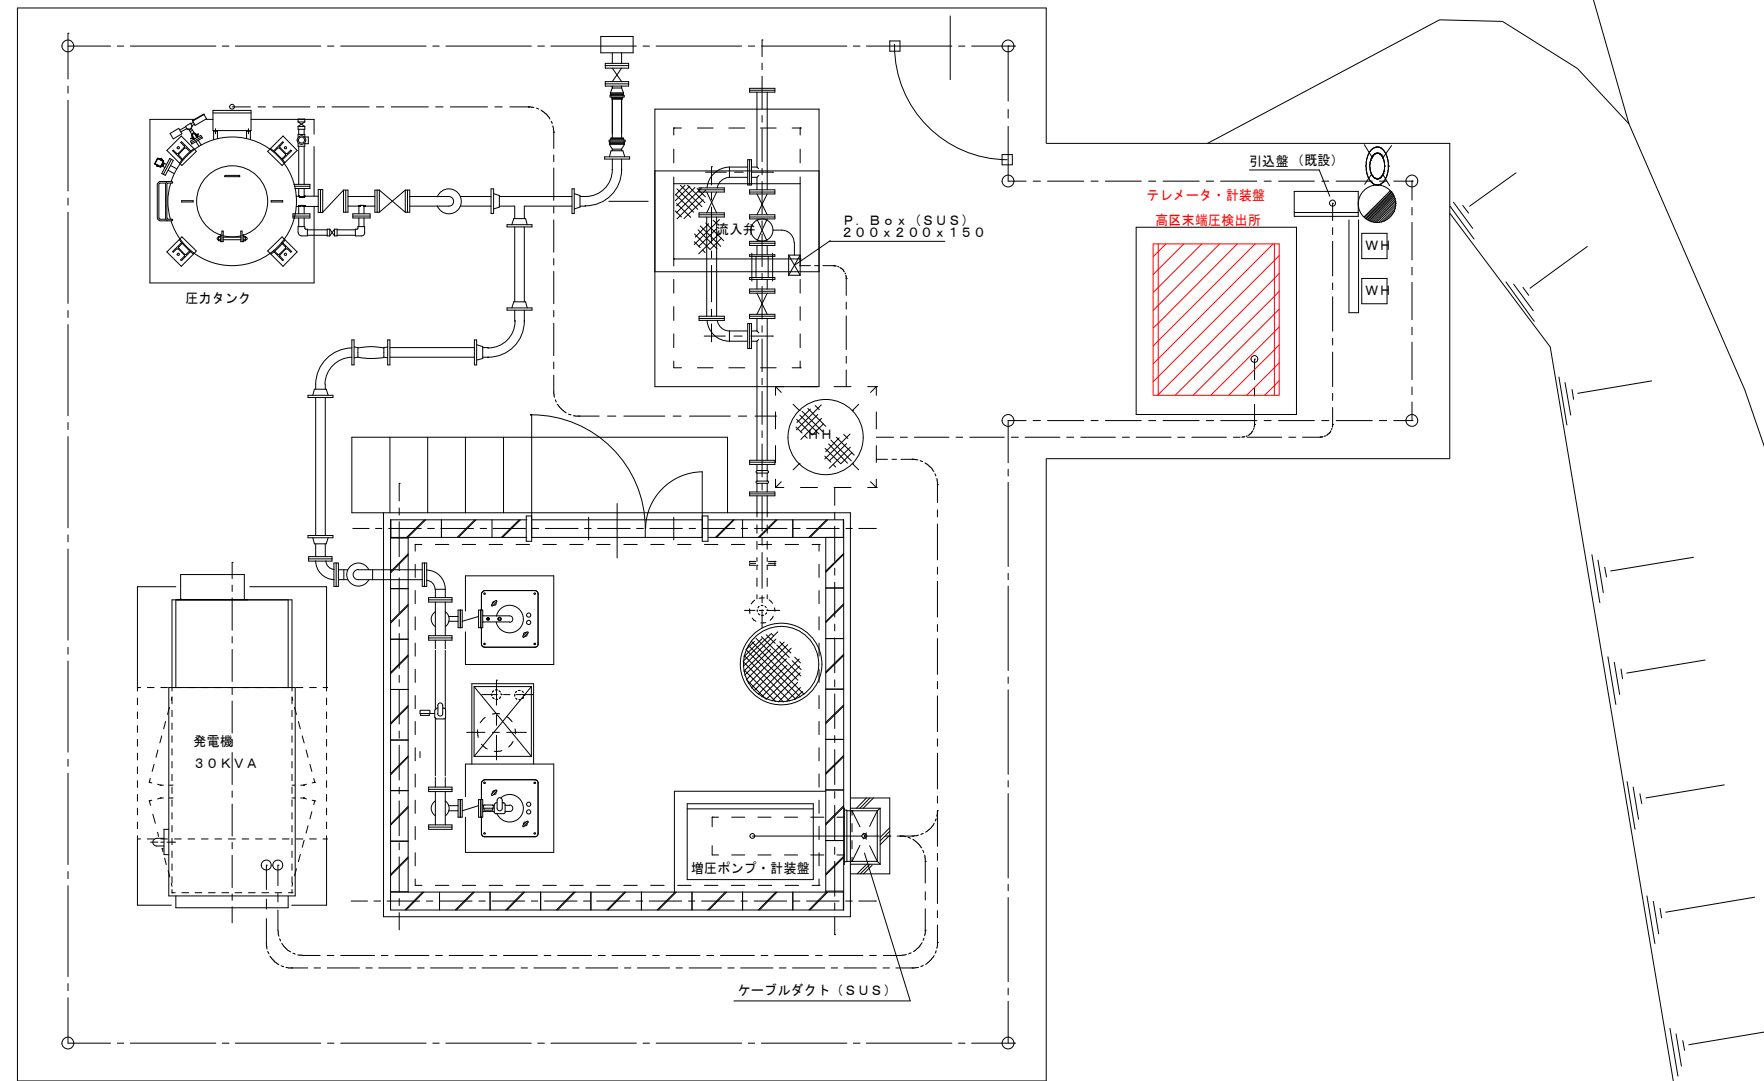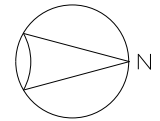


工事名	養老町上水道事業 第1ポンプ場系テレメータ装置更新工事		
施工箇所名	養老町	石畑	地内
図面の種類	高区末端圧検出所 平面図		
縮尺	1/30	図面番号	4
養老町産業建設部水道課			


第1・5ポンプ場 低区末端圧検出所 平面図 S=1:50

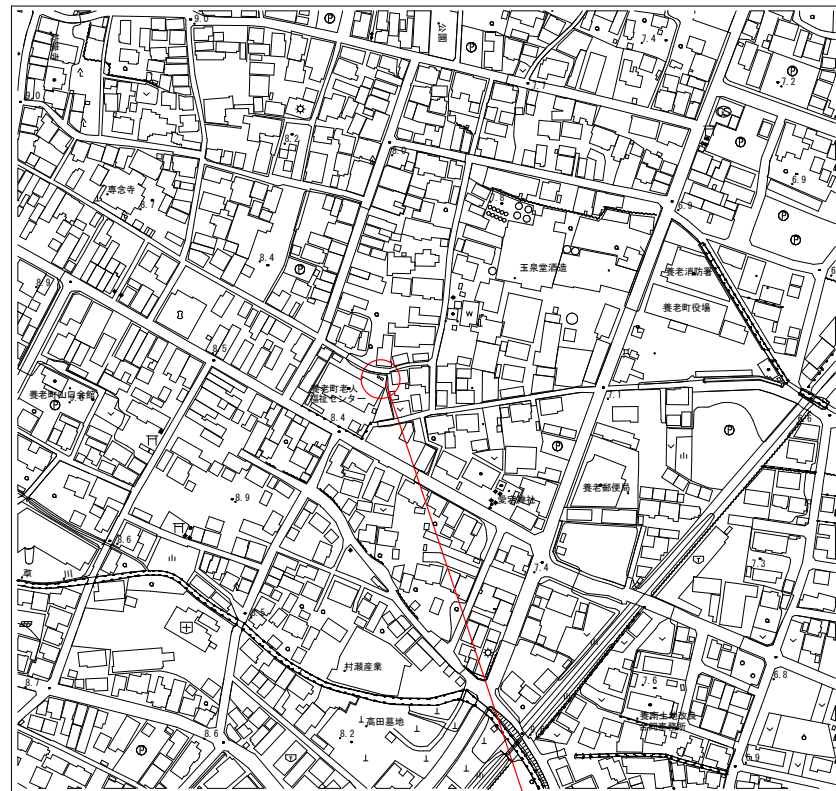


位置図 (S=1/2500)

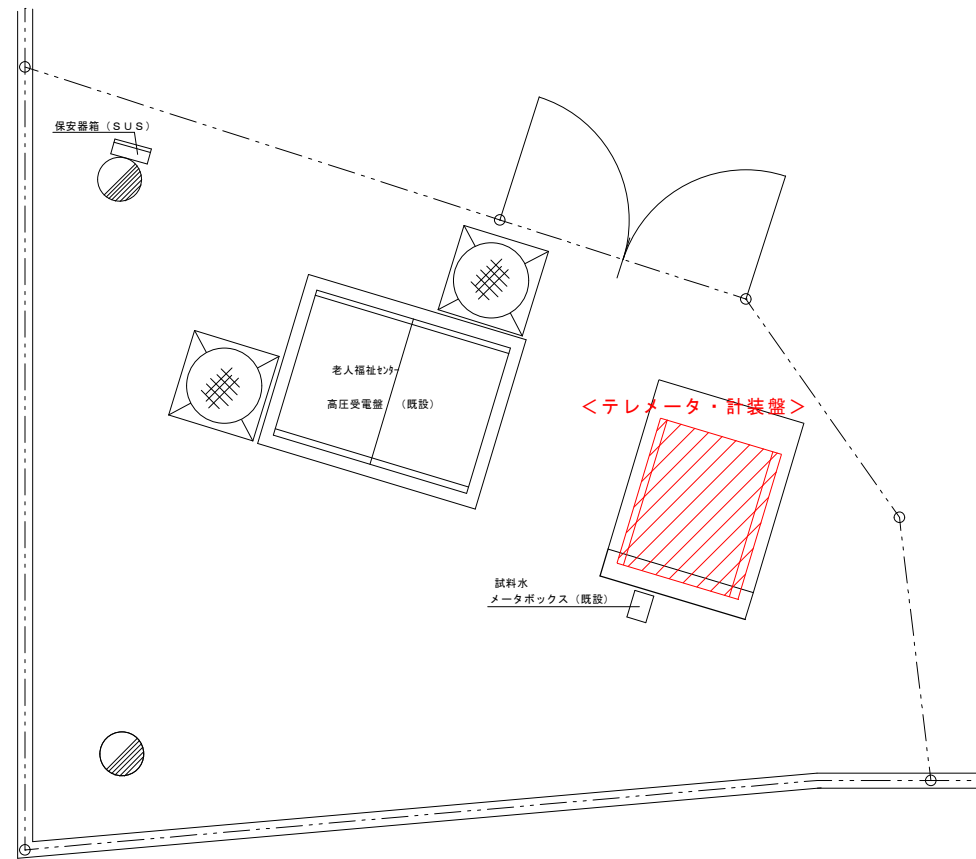

第1低区末端圧検出所 平面図 S=1/30

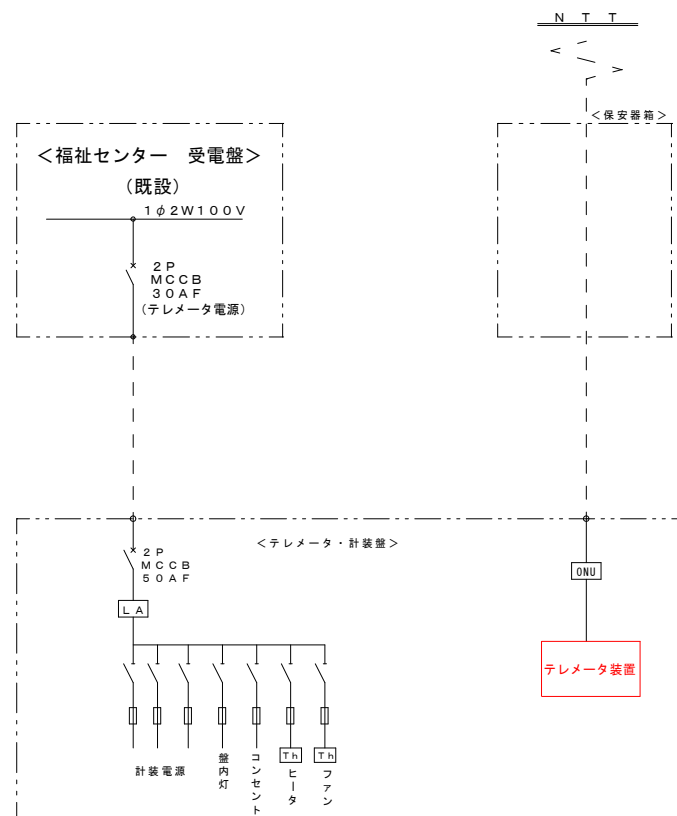

単線結線図

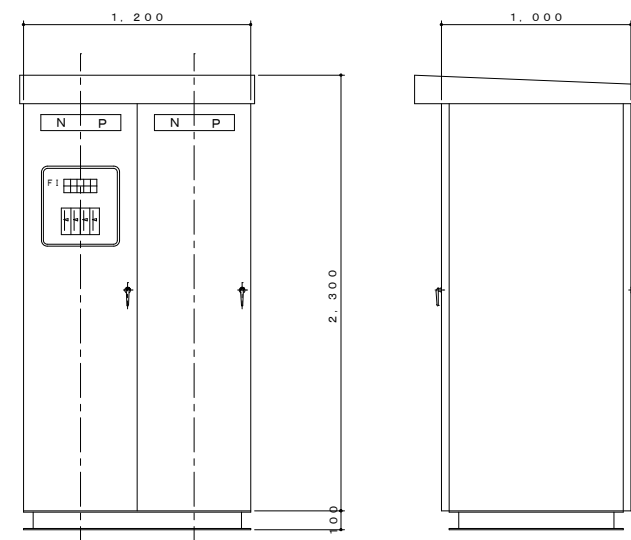


テレメータ・計装盤


工事名	養老町水道事業 第1ポンプ場系 テレメータ装置更新工事		
施工箇所名	養老町	高田	地内
図面の種類	低区末端圧検出所		
縮尺	1/30	図面番号	5
養老町産業建設部水道課			

養老中継ポンプ場 平面図


S=1:50

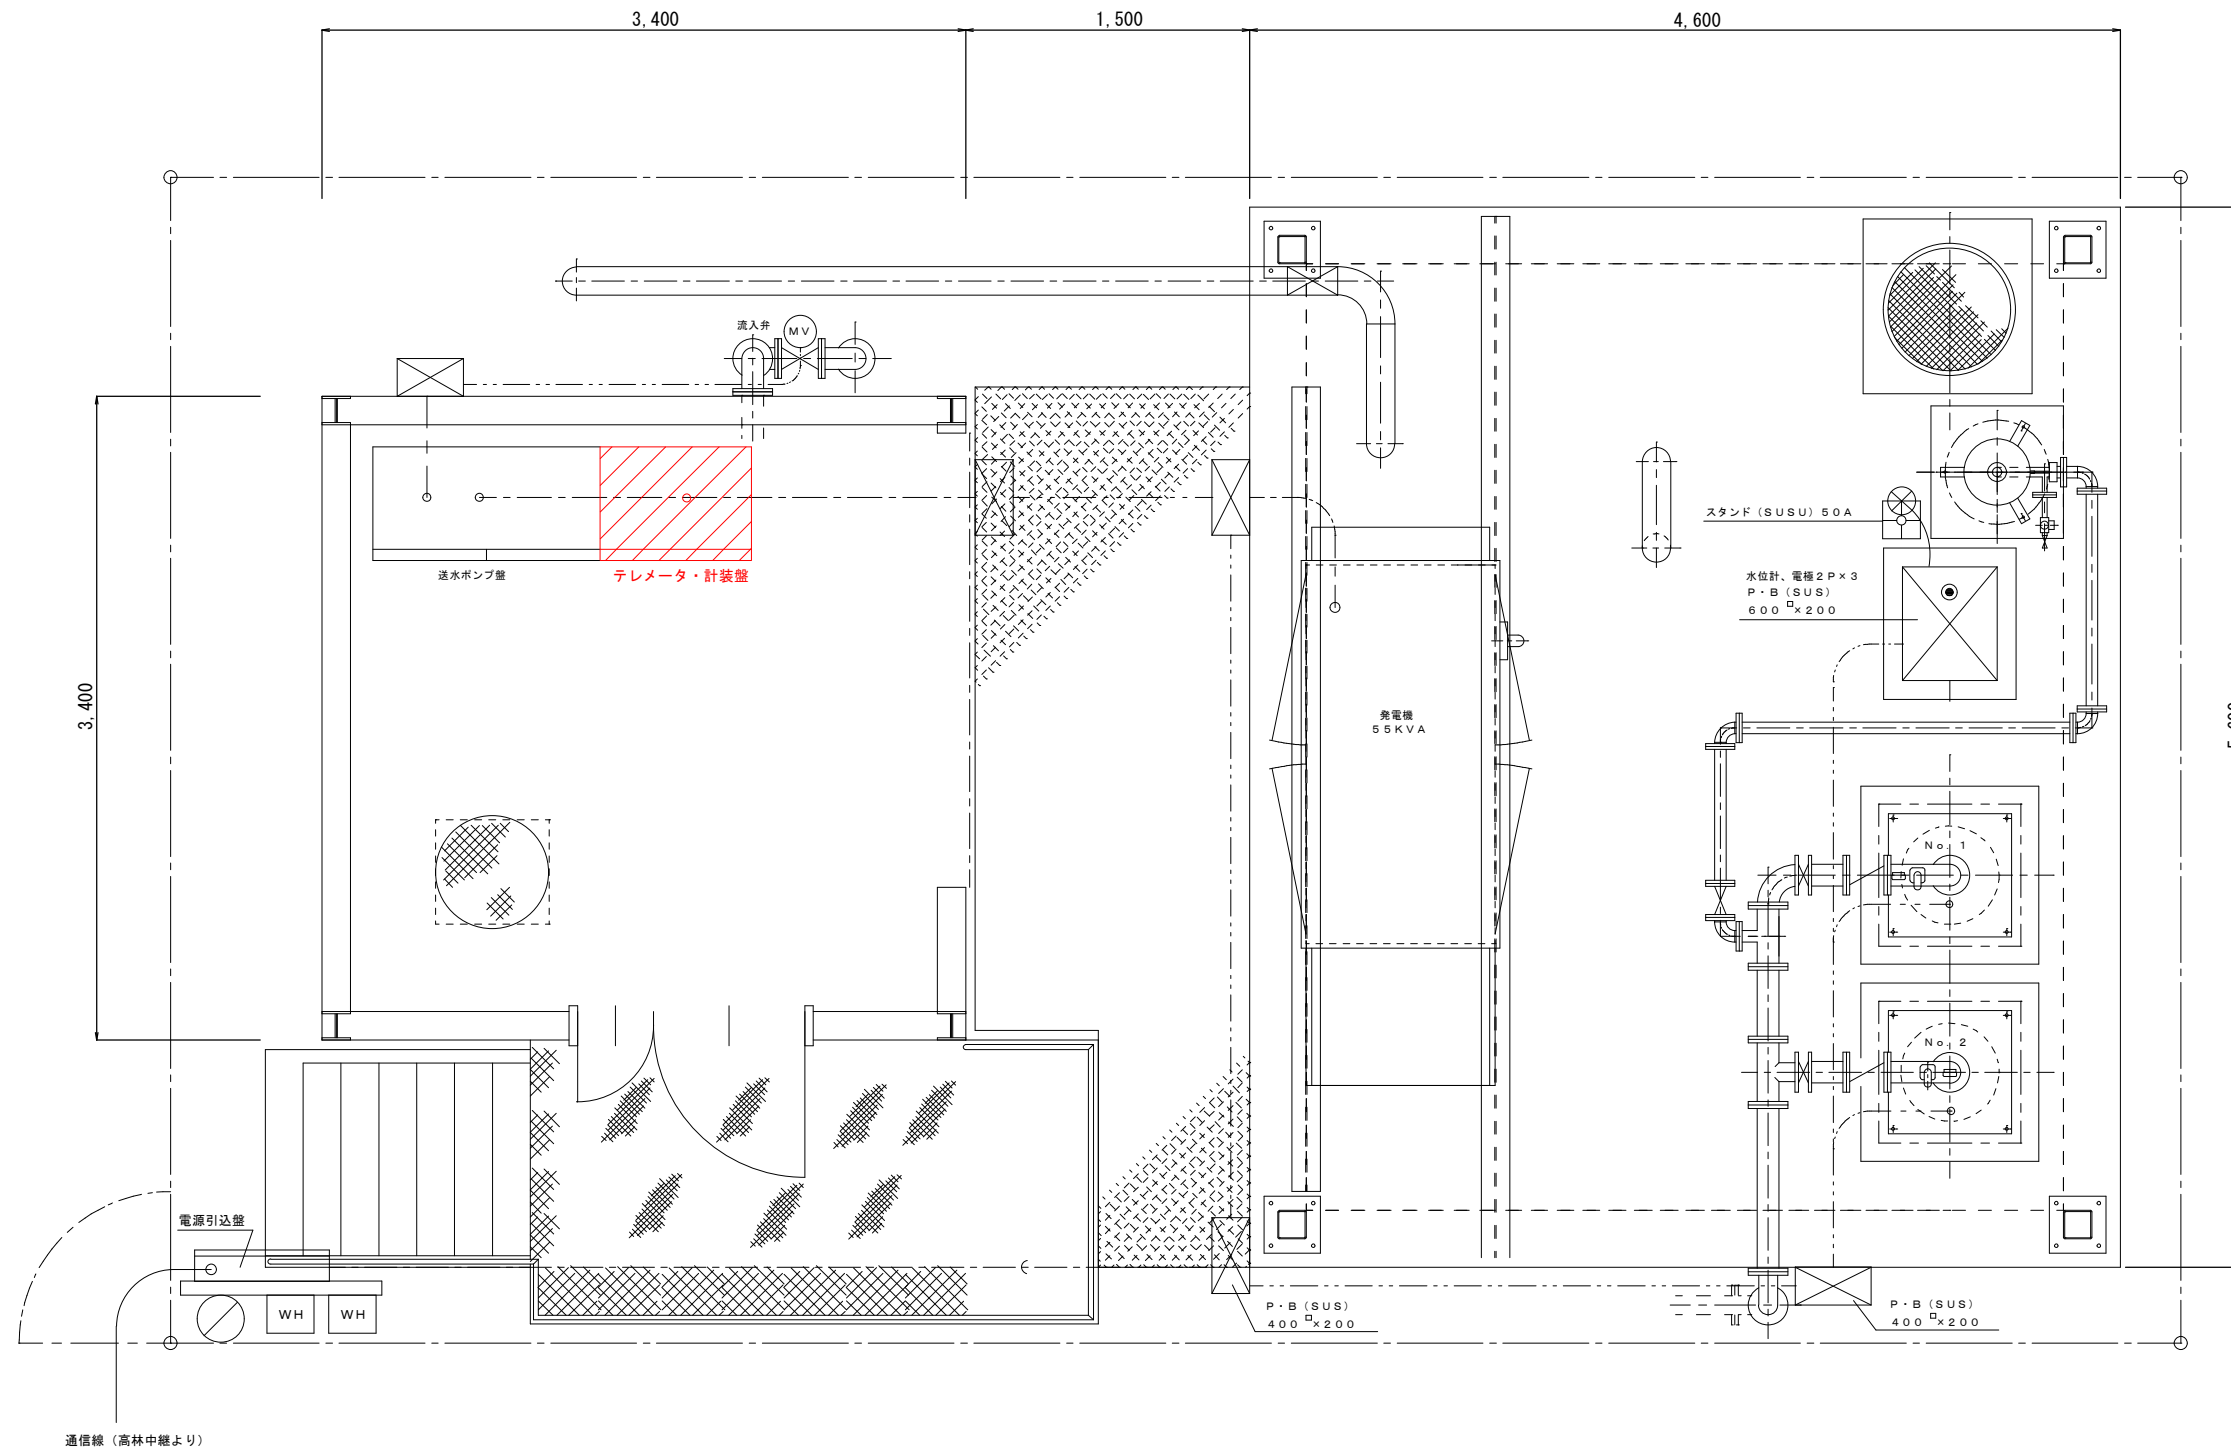

工事名	養老町上水道事業 第1ポンプ場系テレメータ装置更新工事		
施工箇所名	養老町	養老	地内
図面の種類	養老中継ポンプ場 平面図		
縮尺	1/20	図面番号	6
養老町産業建設部水道課			

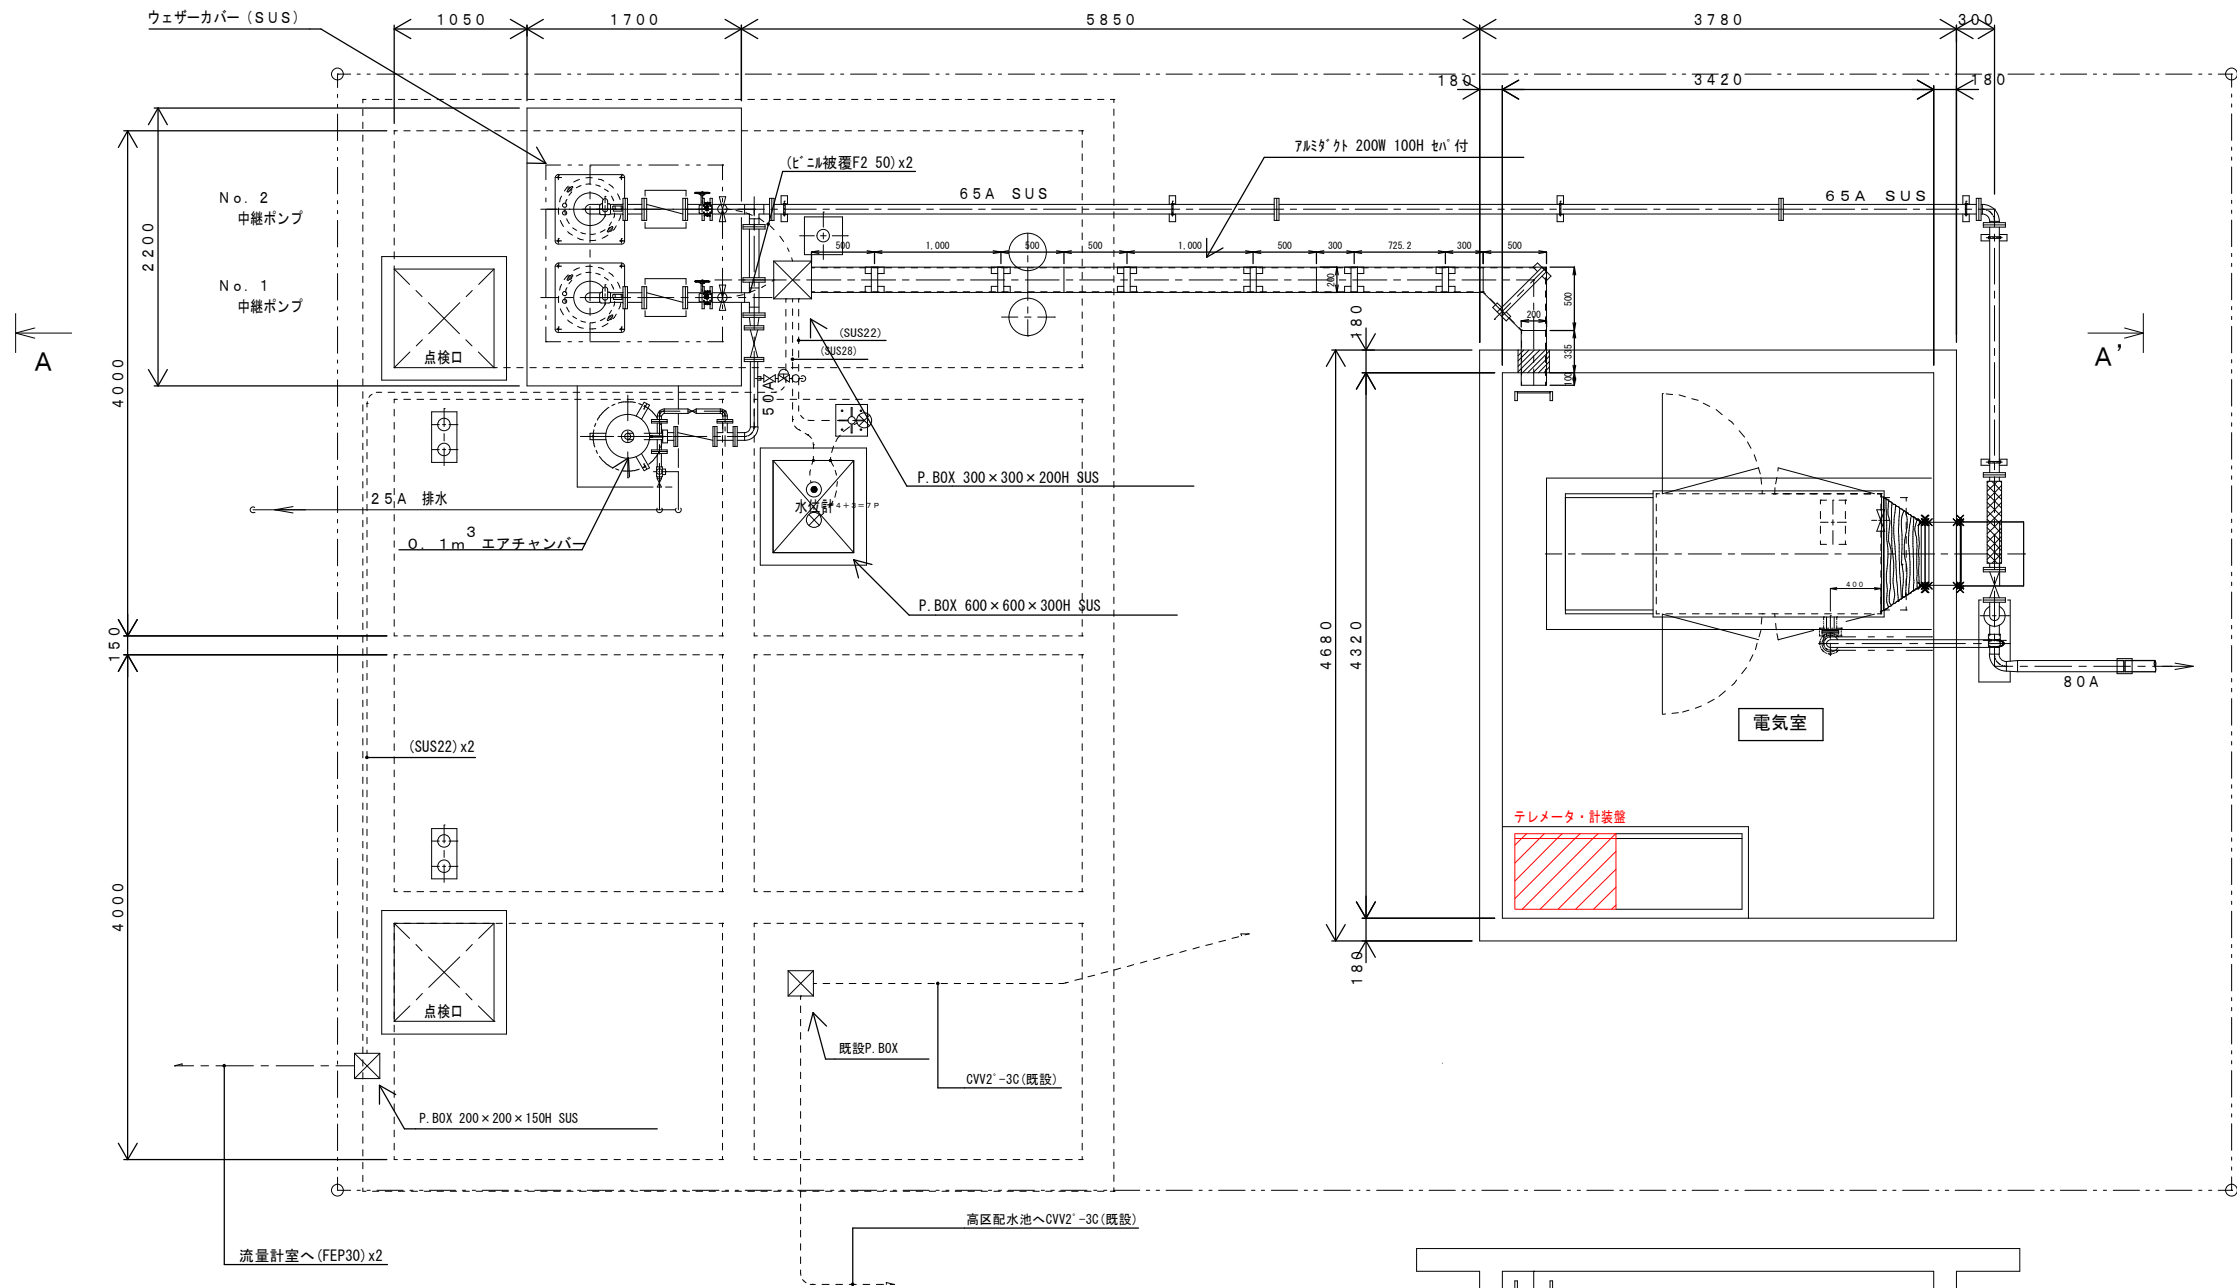


平面図 S=1/30

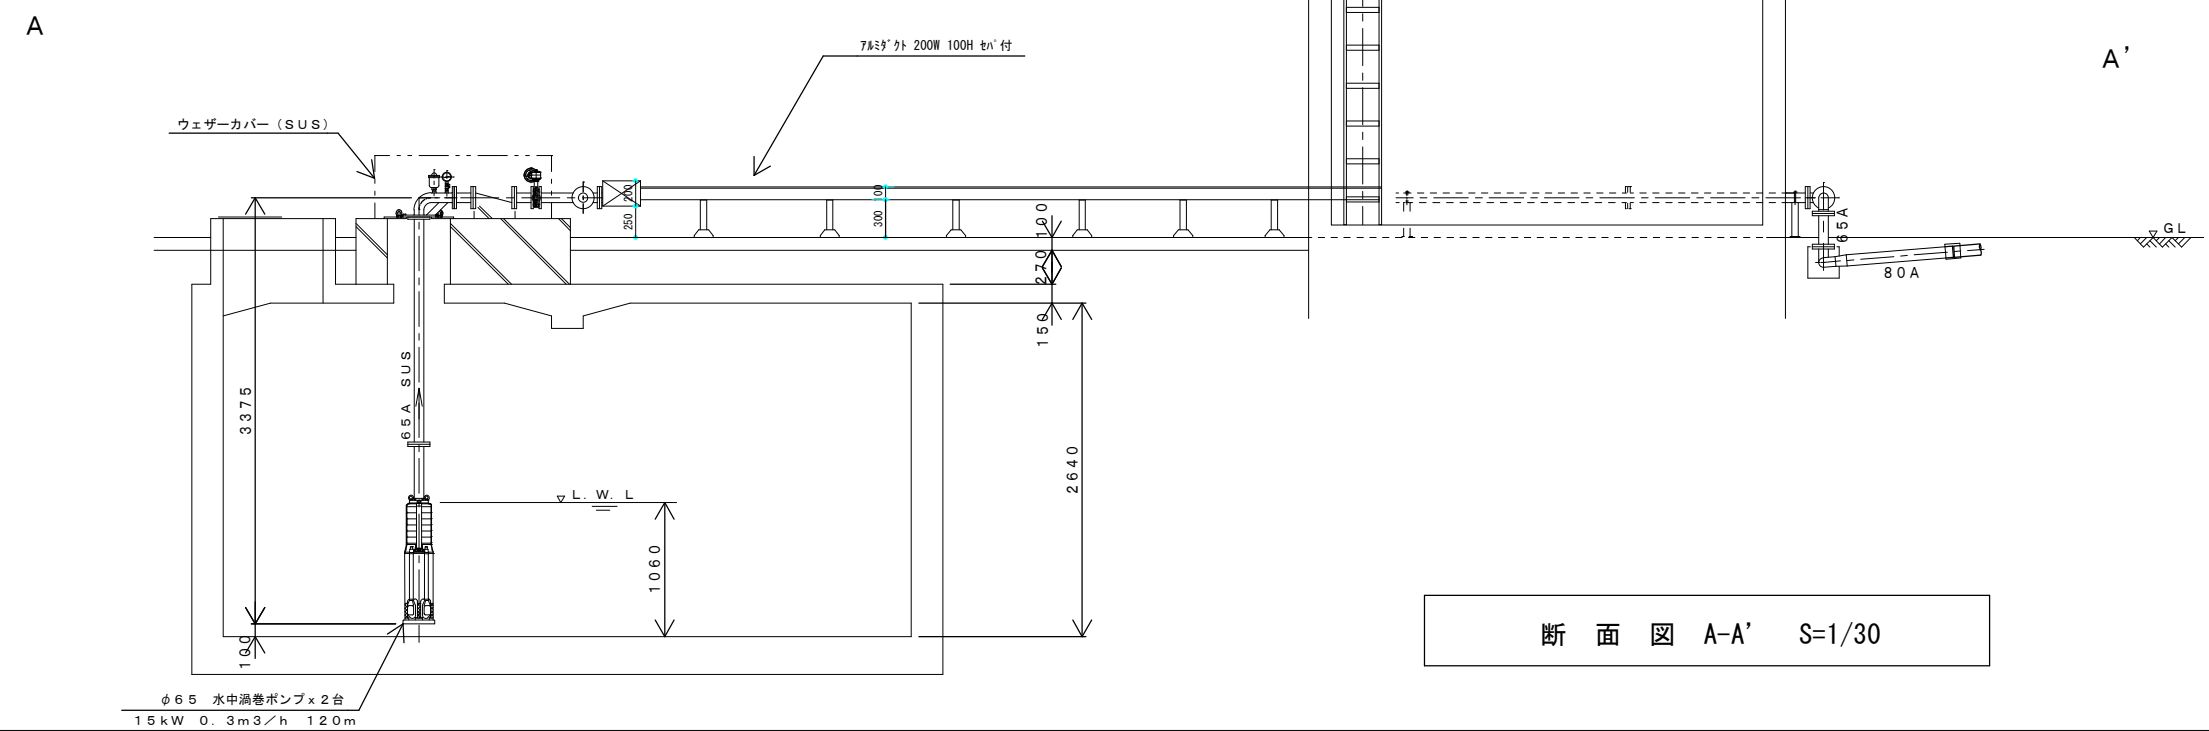

断面図 A-A' S=1/30


工事名	養老町上水道事業 第1ポンプ場系テレメータ更新工事		
施工箇所名	養老町 養老公園 地内		
図面の種類	高林中継ポンプ場 平面図・断面図		
縮尺	1/30	図面番号	7
養老町産業建設部水道課			

第1ポンプ場養老高区配水池 平面図

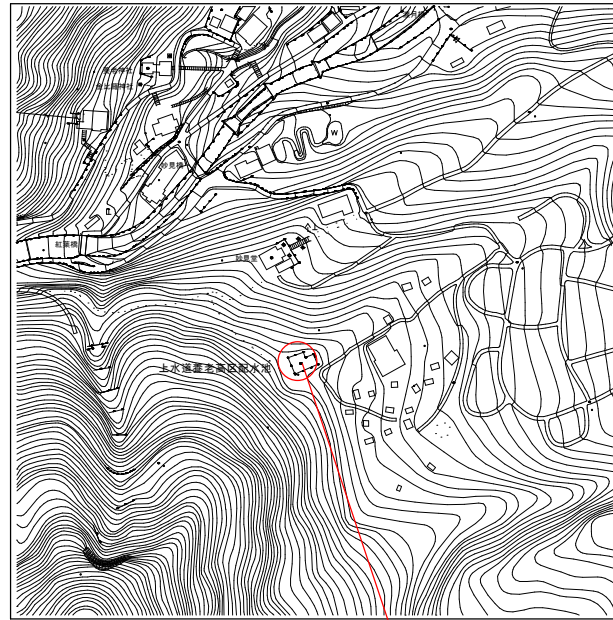

施工場所

位置図 S=1/2500

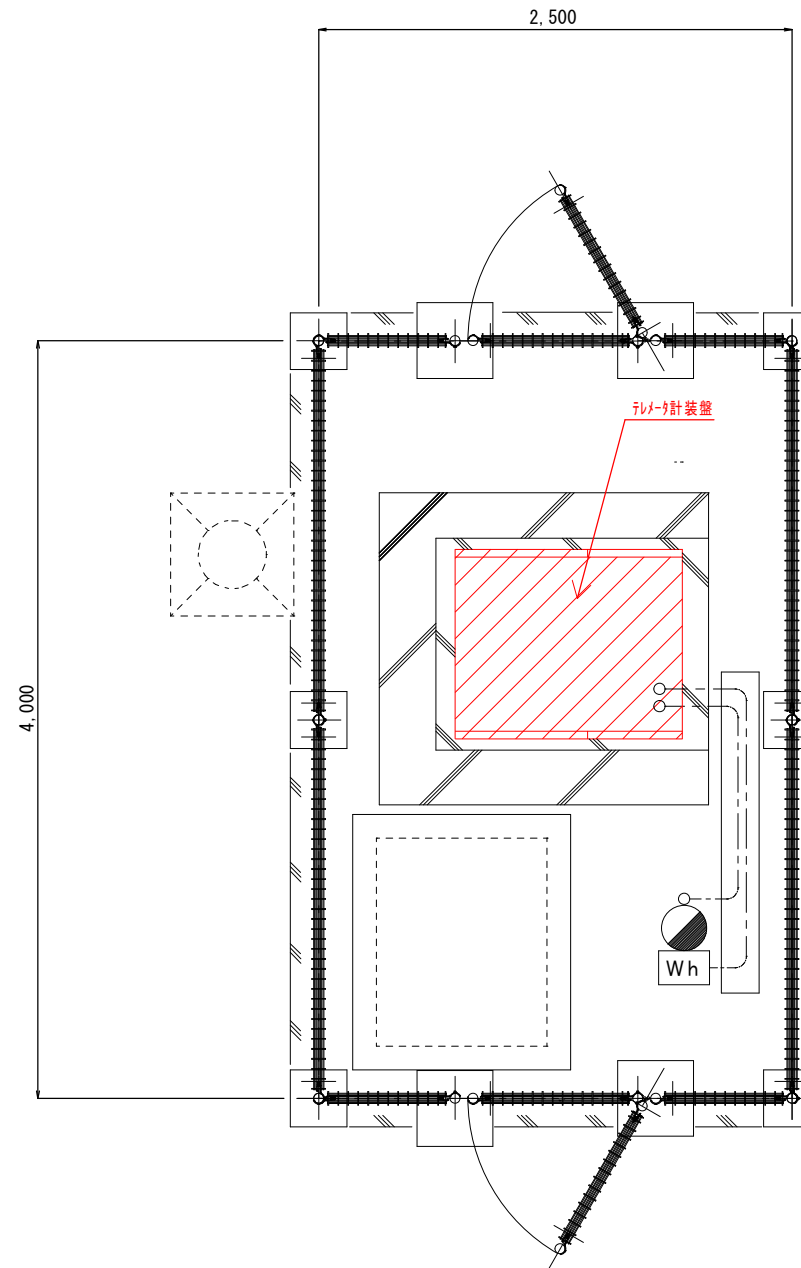

平面図 S=1/20

工事名	養老町水道事業 第1ポンプ場系予レメーター装置更新工事		
施工箇所名	養老町	養老公園	地内
図面の種類	養老高区配水池		
縮尺	1/20	図面番号	8
養老町産業建設部水道課			